


← Arkusz 2

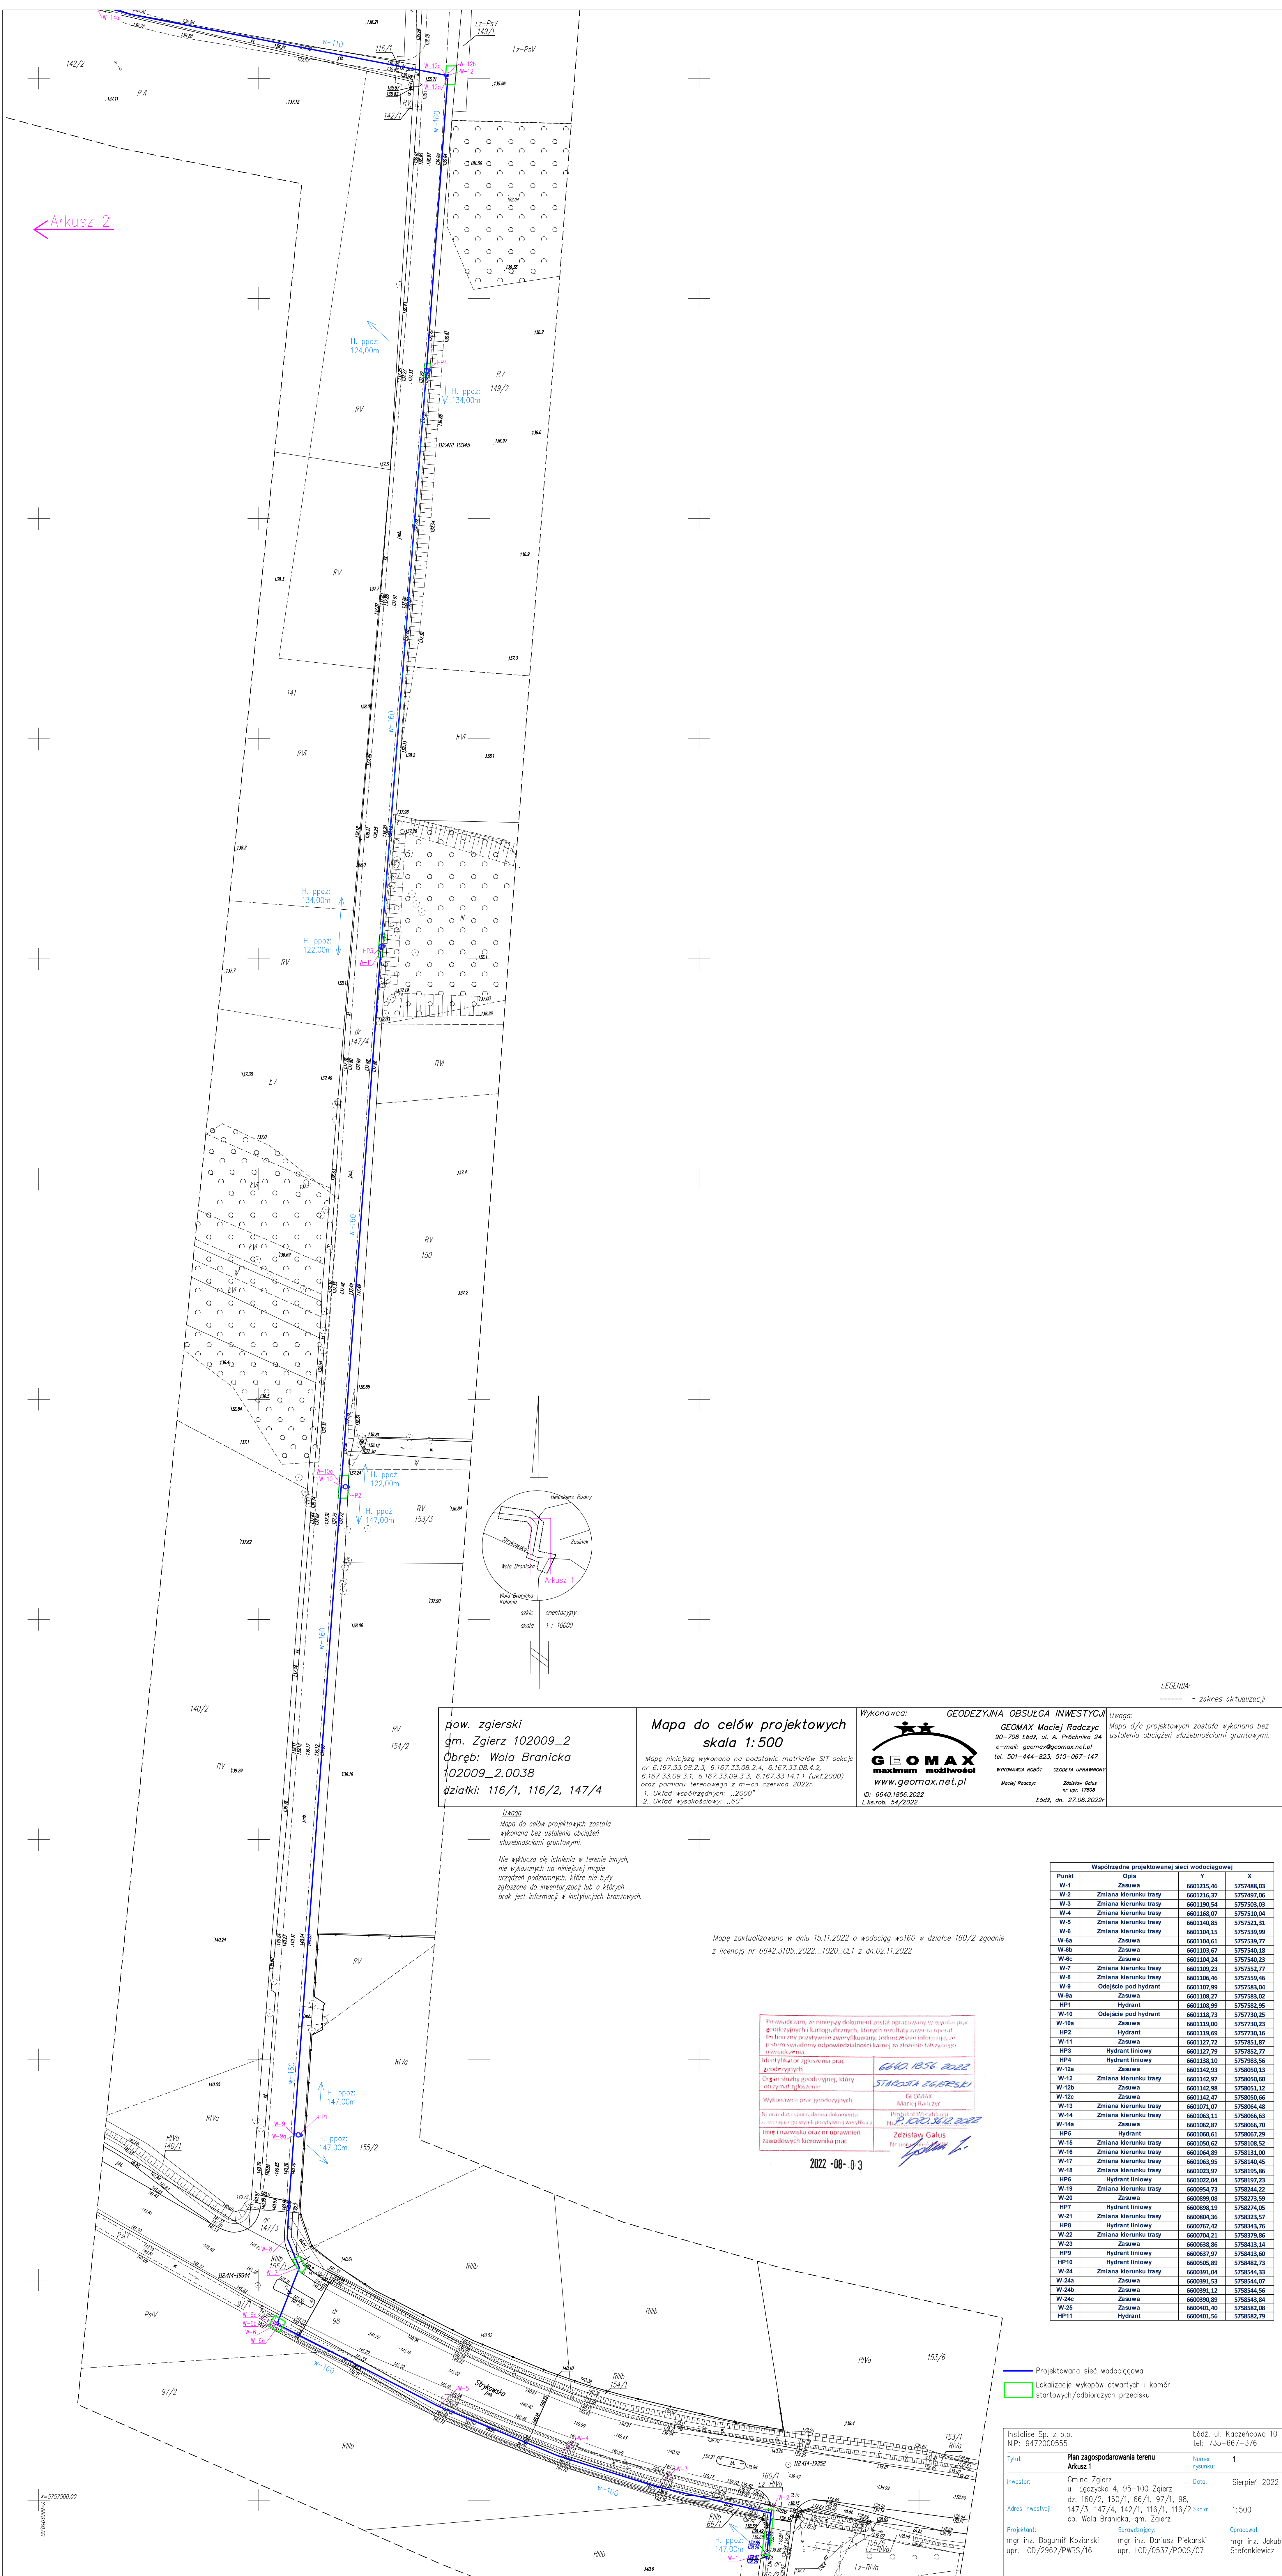

pow. zgierski  
gm. Zgierz 102009\_2  
Obręb: Wola Branicka  
102009\_2.0038  
działki: 116/1, 116/2, 147/4

Mapa do celów projektowych  
skala 1:500

Mapa niniejszą wykonano na podstawie materiałów SIT sekcje nr 6.167.33.08.2.3, 6.167.33.08.2.4, 6.167.33.08.4.2, 6.167.33.09.3.1, 6.167.33.09.3.3, 6.167.33.14.1.1 (skt.2000) oraz pomiaru terenowego z m-cą czerwiec 2022r.  
1. Układ współrzędnych: „2000”  
2. Układ wysokościowy: „00”

Wykonawca: GEODEZYJNA OBSŁUGA INWESTYCJI  
**GOMAX**  
maximum możliwości  
www.geomax.net.pl  
ID: 6640.1856.2022  
L.k.reob. 35/2022

Wykonawca Roboty: GEODETA UPRAWNIONY  
Zdzisław Galus  
nr upraw. 17808  
1541, dn. 27.06.2022r.

LEGENDA  
----- - zakres aktualizacji

Uwaga  
Mapa do celów projektowych została wykonana bez ustalenia obciążeń służebnościami gruntowymi.

Nie wyklucza się istnienia w terenie innych, nie wykazanych na niniejszej mapie urządzeń podziemnych, które nie były zgłoszone do inwestycji lub o których brak jest informacji w instytucjach branżowych.

Mapę zaktualizowano w dniu 15.11.2022 o wodociąg w160 w działce 160/2 zgodnie z licencją nr 6642.3105.2022...1020\_01 z dn.02.11.2022

Przebieg linii, do której nie ma dostępu, został oparty na danych geodezyjnych i kartograficznych, których rezultaty zostały opublikowane. Nie gwarantujemy ich dokładności. Jednostka odpowiedzialna za projektowanie nie odpowiada za ich dokładność. Wynik jest szacunkowy.

Miejscowość: Zgierz, ul. Pręchnika 24  
Data: 2022-08-03

Przebieg linii, do której nie ma dostępu, został oparty na danych geodezyjnych i kartograficznych, których rezultaty zostały opublikowane. Nie gwarantujemy ich dokładności. Jednostka odpowiedzialna za projektowanie nie odpowiada za ich dokładność. Wynik jest szacunkowy.

Miejscowość: Zgierz, ul. Pręchnika 24  
Data: 2022-08-03

Współrzędne projektowanej sieci wodociągowej			
Punkt	Opis	Y	X
W-1	Zasuwa	6601215,46	5757488,03
W-2	Zmiana kierunku trasy	6601216,37	5757497,06
W-3	Zmiana kierunku trasy	6601190,54	5757503,03
W-4	Zmiana kierunku trasy	6601168,07	5757510,04
W-5	Zmiana kierunku trasy	6601140,85	5757521,31
W-6	Zmiana kierunku trasy	6601104,15	5757539,99
W-6a	Zasuwa	6601104,61	5757539,77
W-6b	Zasuwa	6601107,97	5757540,18
W-6c	Zasuwa	6601105,94	5757540,53
W-7	Zmiana kierunku trasy	6601109,23	5757552,77
W-8	Zmiana kierunku trasy	6601106,46	5757559,46
W-8	Odcjęcie pod hydrant	6601107,99	5757563,04
W-8a	Zasuwa	6601108,17	5757563,02
HP1	Hydrant	6601108,99	5757562,95
W-10	Odcjęcie pod hydrant	6601118,73	5757730,25
W-10a	Zasuwa	6601119,00	5757730,23
HP2	Hydrant	6601119,69	5757731,16
W-11	Zasuwa	6601127,72	5757851,87
HP3	Hydrant liniowy	6601127,79	5757852,77
HP4	Hydrant liniowy	6601138,10	5757863,56
W-12a	Zasuwa	6601142,89	5758050,13
W-12	Zmiana kierunku trasy	6601142,97	5758050,60
W-12b	Zasuwa	6601142,98	5758051,12
W-12c	Zasuwa	6601142,47	5758050,66
W-13	Zmiana kierunku trasy	6601017,07	5758054,48
W-14	Zmiana kierunku trasy	6601063,11	5758066,63
W-14a	Zasuwa	6601062,87	5758066,70
HP5	Hydrant	6601060,61	5758067,29
HP6	Hydrant liniowy	6601022,04	5758197,23
W-16	Zmiana kierunku trasy	6601064,69	5758131,00
W-17	Zmiana kierunku trasy	6601063,95	5758140,45
W-18	Zmiana kierunku trasy	6601023,97	5758155,86
HP8	Hydrant liniowy	6600990,89	5758197,23
W-19	Zmiana kierunku trasy	6600954,73	5758244,22
W-20	Zasuwa	6600899,08	5758273,59
HP7	Hydrant liniowy	6600898,19	5758274,05
W-21	Zmiana kierunku trasy	6600894,36	5758273,57
HP9	Hydrant liniowy	6600762,42	5758343,76
W-22	Zmiana kierunku trasy	6600704,21	5758379,86
W-23	Zasuwa	6600638,86	5758413,14
HP9	Hydrant liniowy	6600637,97	5758413,40
HP10	Hydrant liniowy	6600595,69	5758432,73
W-24	Zmiana kierunku trasy	6600391,04	5758544,33
W-24a	Zasuwa	6600391,53	5758544,07
W-24b	Zasuwa	6600391,12	5758544,36
W-24c	Zasuwa	6600390,89	5758544,84
W-25	Zasuwa	6600401,40	5758582,08
HP11	Hydrant	6600401,56	5758582,79

Projekowana sieć wodociągowa  
Lokalizacje wykopów otwartych i komór startowych/obciążonych przekrośku

Instalacje Sp. z o.o.  
NIP: 947200555  
Tytuł: Plan zagospodarowania terenu Arkusz 1  
Inwestor: Gmina Zgierz, ul. Łęczycka 4, 95-100 Zgierz, dz. 160/2, 160/1, 66/1, 97/1, 98, 147/3, 147/4, 142/1, 116/1, 116/2  
Adres inwestycji: ob. Wola Branicka, gm. Zgierz  
Projektant: mgr inż. Bogumił Koziański, mgr inż. Dariusz Plekarski, mgr inż. Jakub upr. LOD/2962/PWBS/16  
Opracował: mgr inż. Stefan Kwiecień, mgr inż. Jakub upr. LOD/0537/PO05/07

Łódź, ul. Kaczeńcowa 10  
tel: 735-667-376  
Data: Sierpień 2022  
Numer rysunku: 1  
Skala: 1:500

0000000000